


PERKMISTROVSKÝ DŮM č.p.11

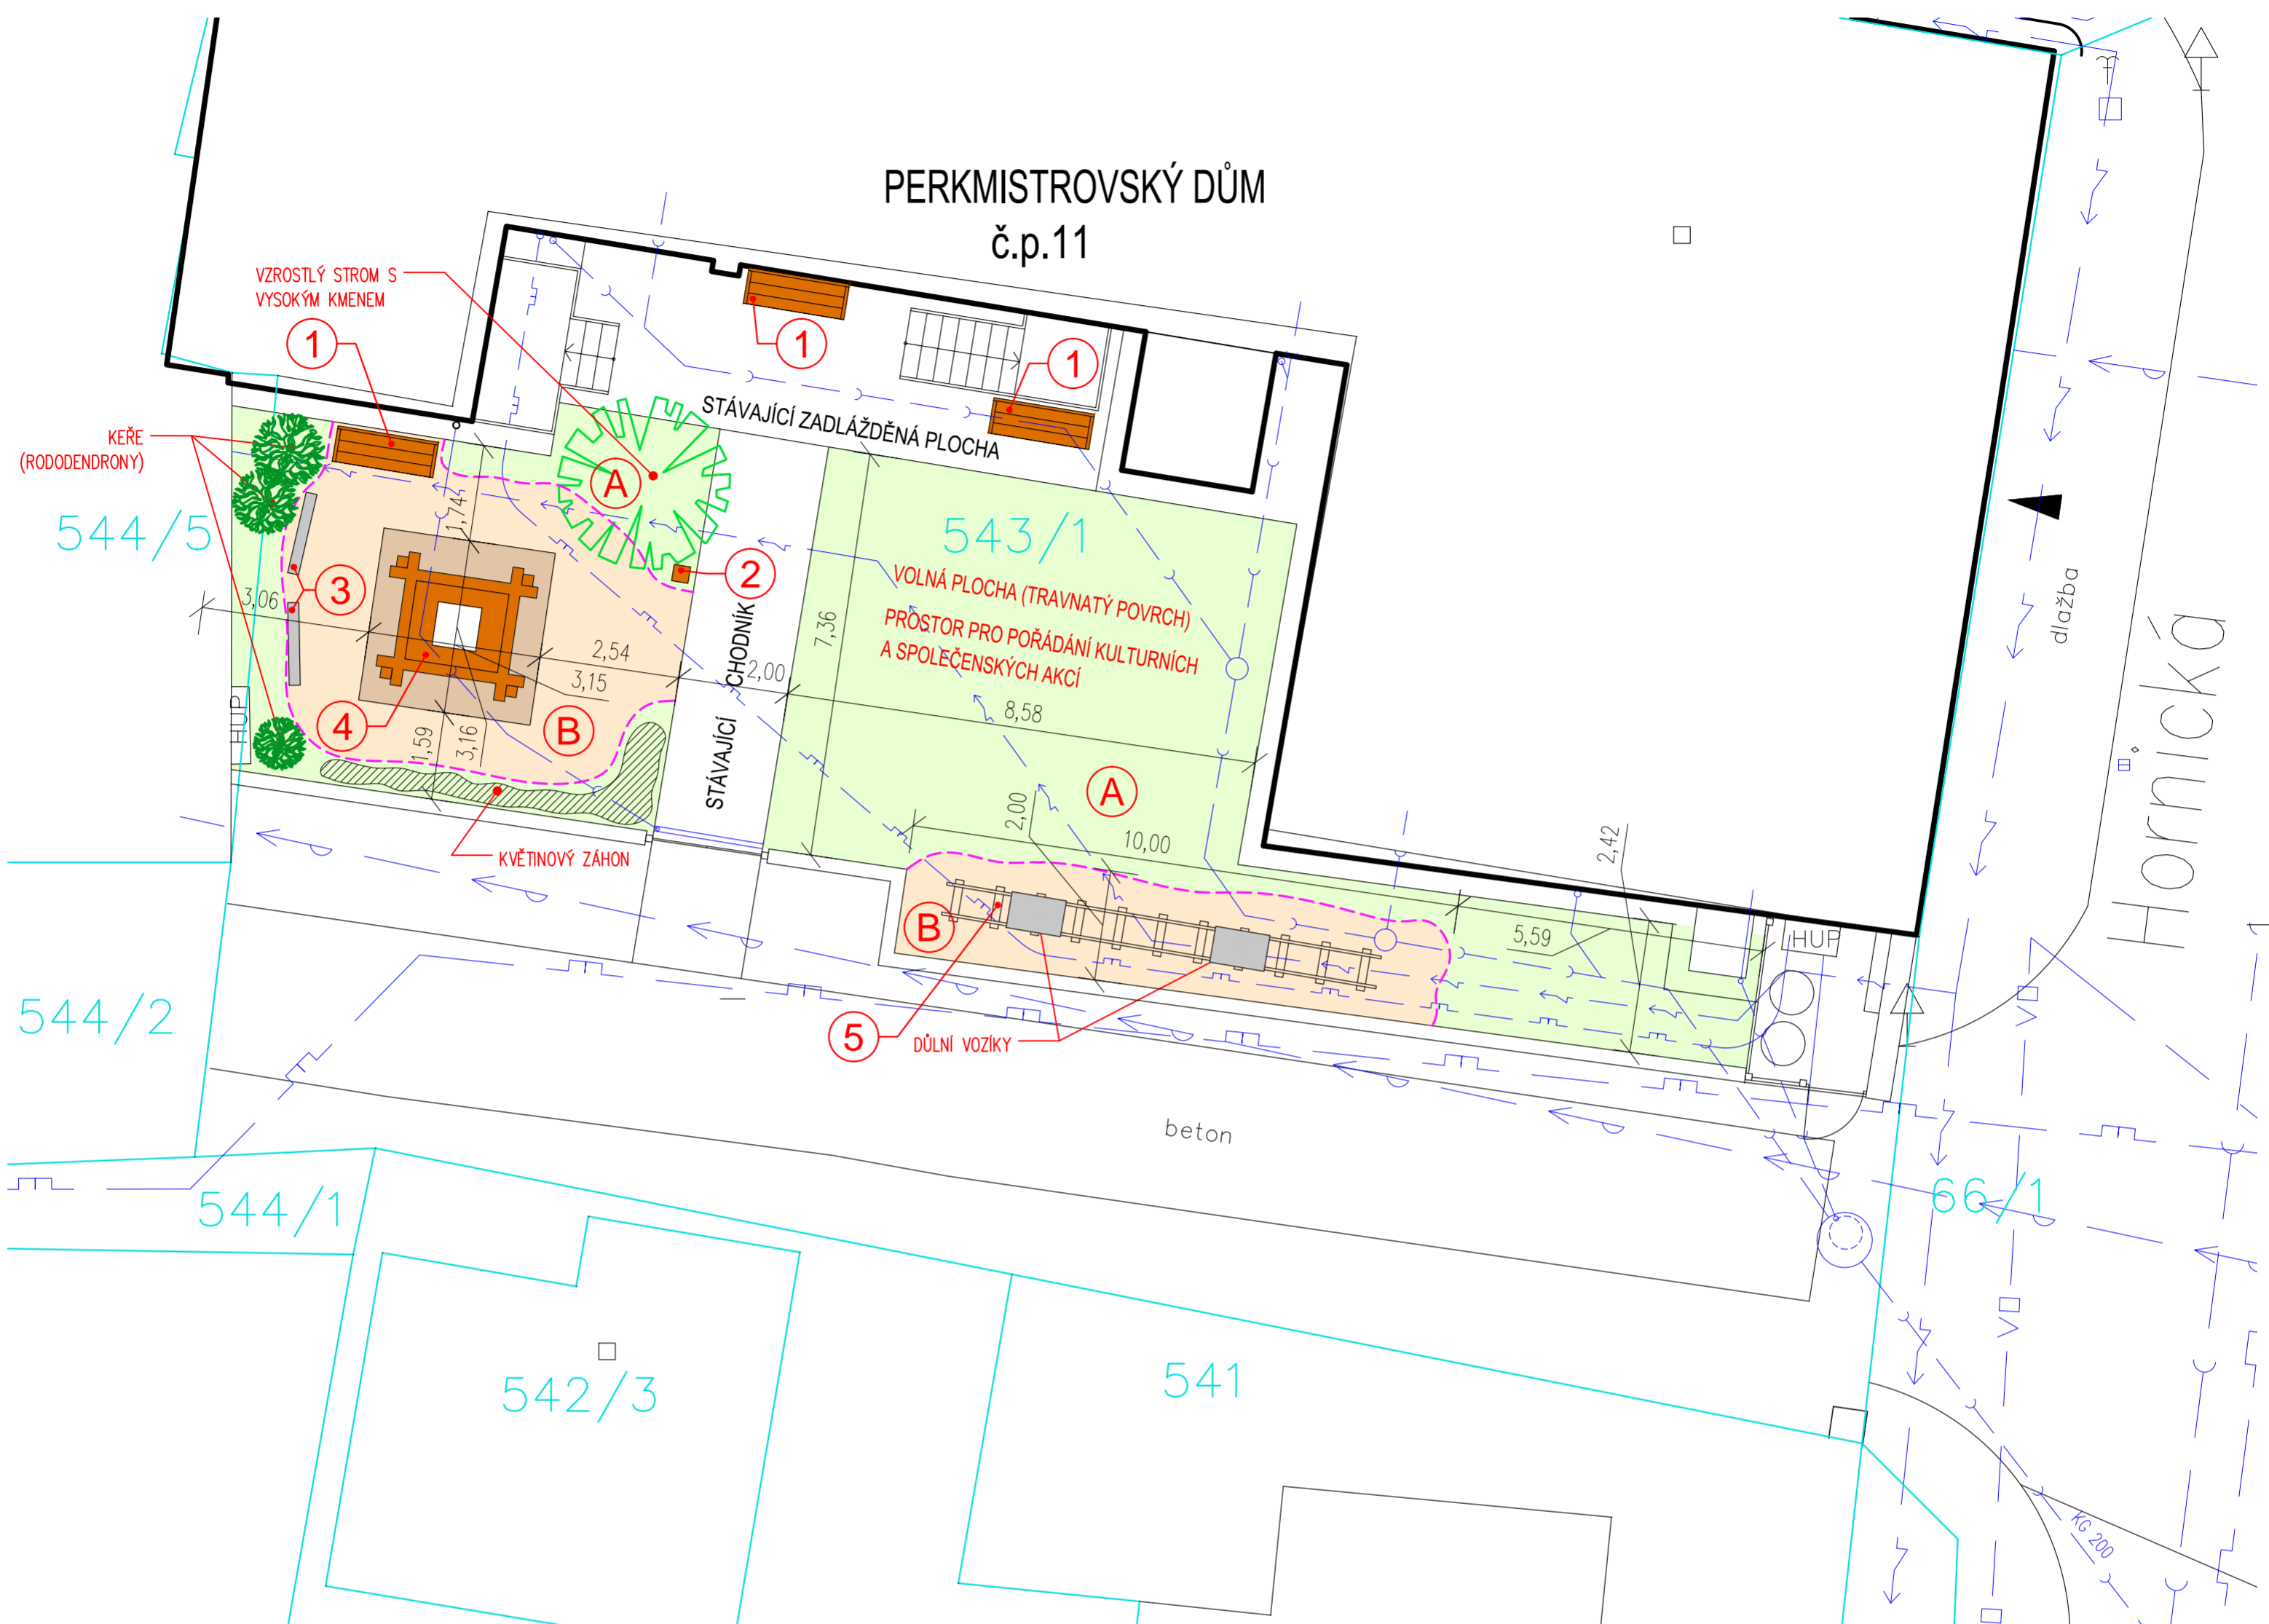

SKLADBA S1 (ŠTĚRKOVÁ PLOCHA)

ZHUTNĚNÉ DROBNÉ DRCENÉ KAMENIVO 2-11mm	50mm
ZHUTNĚNÁ ŠTĚRKODRŤ 0-8mm	50mm
ZHUTNĚNÝ ŠTĚRK 4-32mm	120mm
MULČOVACÍ TEXTILIE NAPŘ. "DUPONT PLANTEX PREMIUM"	
ZHUTNĚNÁ PĚNA	

POZNÁMKA :

DO VRCHNÍ VRSTVY DRCENÉHO KAMENIVA BUDE UMÍSTĚNA "ŠTĚRKOVÁ ROHOŽ" NAPŘ. "BERA GRAVEL FIX" PRO STABILIZACI ŠTĚRKOVÉ VRSTVY. ROHOŽ BUDE ZAKRYTA PŘESYPÁNÍM VRSTVOU ŠTĚRKU TL. CCA 20 mm

SPECIFIKACE POVRCHŮ

OZN.	GRAF.OZN.	DRUH POVRCHU	PLOCHA [m2]
(A)		ZATRAVNĚNÝ POVRCH	97
(B)		ŠTĚRKOVÁ PLOCHA (SKLADBA S1)	45

LEGENDA PRVKŮ MĚSTSKÉHO MOBILIÁŘE

OZN.	NÁZEV
①	PARKOVÁ LAVIČKA
②	ODPADKOVÝ KOŠ
③	INFORMAČNÍ NOSIČ (PANEL)
④	RUMPÁL S DŘEVĚNOU PLATFORMOU NA BETONOVÉM PODSTAVCI
⑤	DŮLNÍ VOZÍKY NA KOLEJOVÉ DRÁZE S PRAŽCI

POZNÁMKA:

DETAILNÍ POPIS - VIZ. VÝKRES Č.2 - VÝPIS PRVKŮ MĚSTSKÉHO MOBILIÁŘE

LEGENDA STÁVAJÍCÍCH INŽENÝRSKÝCH SÍTÍ

	SDĚLOVACÍ KABEL
	PODZEMNÍ VEDENÍ NN
	VODOVOD
	KANALIZACE
	PLYNOVOD
	VEŘEJNÉ OSVĚTLENÍ

POZNÁMKA :


PŘED ZAHÁJENÍM STAVEBNÍCH PRACÍ JE NUTNO VYZVAT SPRÁVCE PODZEMNÍCH SÍTÍ K VYTÝČENÍ POLOHY SÍTÍ. V BLÍZKOSTI PODZEMNÍCH VEDENÍ PROVÁDĚT PRÁCE ZA DOZORU SPRÁVCŮ TĚCHTO SÍTÍ. POLOHA INŽ. SÍTÍ JE POUZE INFORMATIVNÍ (TRASA NENÍ ZAMĚŘENA)

LEGENDA

	HRANICE PARCEL KN
	"SKRYTÝ OBRUBNÍK" NAPŘ. PLASTOVÝ "NAKA 60" CELKOVÁ DÉLKA CCA 33 bm
	STROM - JAVOR MLČĚ KULOVITÝ (ACER PLATANOIDES GLOBOSUM) BUDE OSAZEN JAKO VZROSTLÝ STROM S KOŘENOVÝM BALEM (MIN. VÝŠKA KMENE PŘI OSAZENÍ 2 M) MAX. PRŮMĚR KORUNY V DOSPĚLOSTI 4-5 m
	KEŘ - RODODENDRON
	PARKOVÁ LAVIČKA (VIZ LEGENDA PRVKŮ MĚSTSKÉHO MOBILIÁŘE)

POZNÁMKA:

KÓTY UMÍSTĚNÉ V SITUACI JSOU ORIENTAČNÍ. ROZMĚRY A POLOHU VŠECH PRVKŮ JE NUTNO UPŘESNIT NA STAVBĚ. KONZULTOVAT S GP

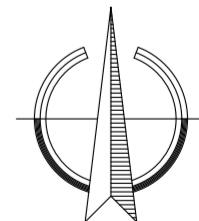

ATELIÉR KROČÁK - ARCHITEKT * RIEGROVA 20 * 37001 ČESKÉ BUDĚJOVICE						tel.: +420 387 319 066
Investor: Město Rudolfov, Hornická 11/1, 373 71 Rudolfov						e-mail: atelierkrocak@volny.cz
Akce: VENKOVNÍ EXPOZICE HORNICKÉ MUZEUM RUDOLFOV						Vyhotoveno:
Výkres: SITUACE - ARCHITEKTONICKÉ ŘEŠENÍ						
Autor návrhu: Ing. arch. Jaromír Kročák		Zodpovědný projektant: Ing. arch. Jaromír Kročák		Vypracoval: Ing. Josef Fugl		
Číslo zakázky: 15-424-DPS	Stupeň: DPS	Měřítko: 1:100	Datum: ČERVEN 2015	Formát: 4xA4	Číslo výkresu: 01	